



PIANTA PIANO TERRA  
scala 1:100

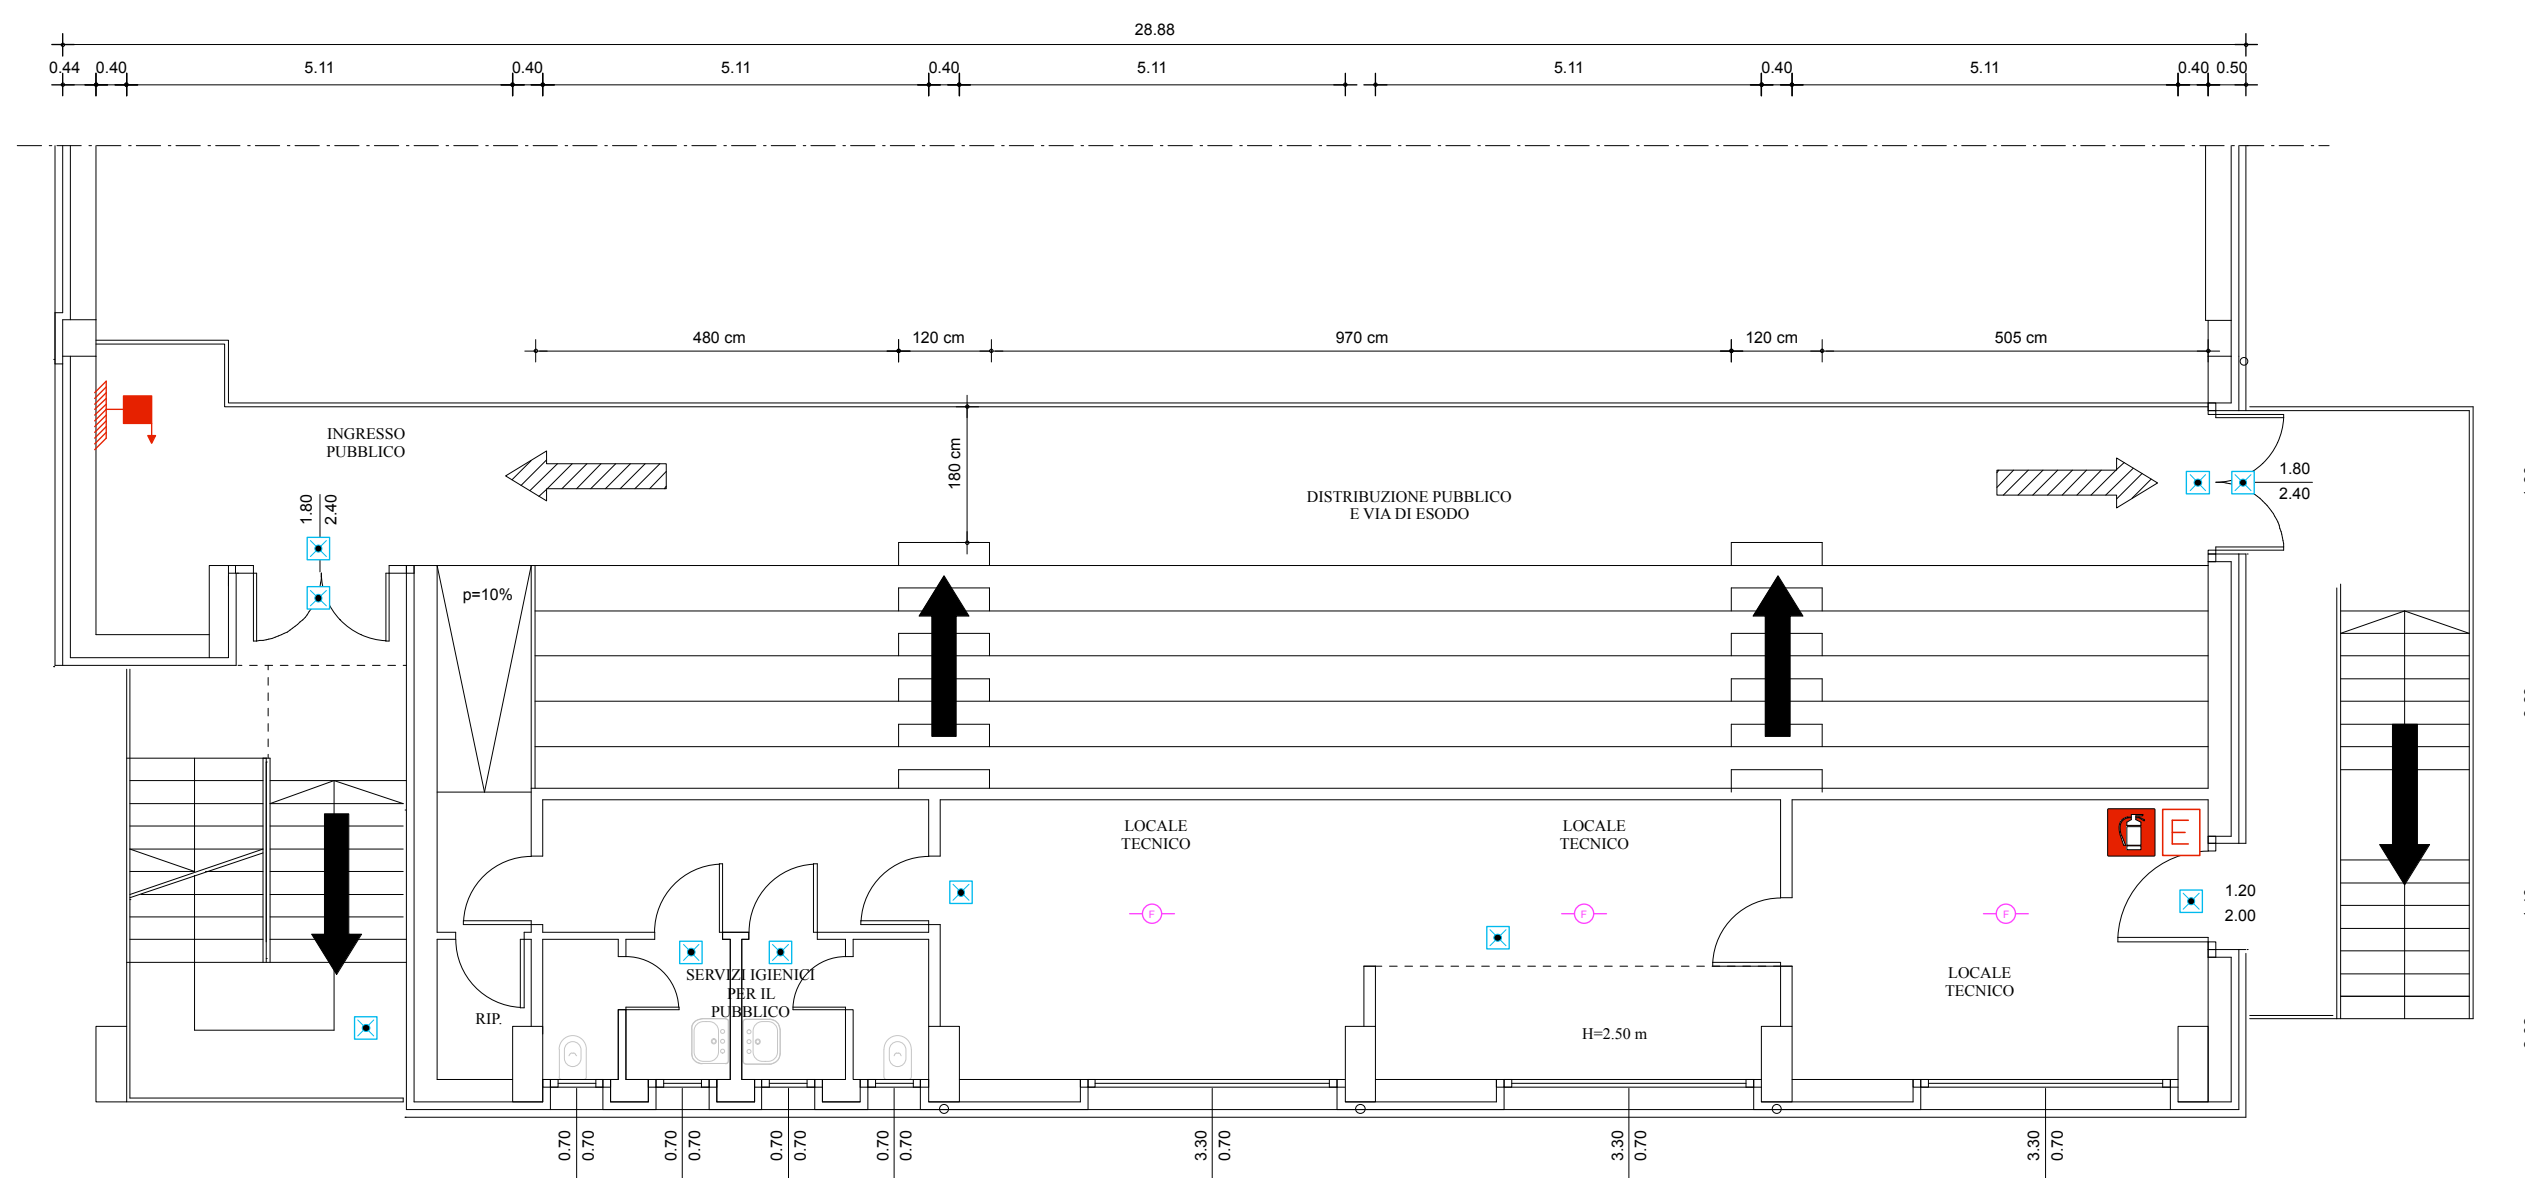

PIANTA QUOTA + 2.72 m / + 3.02 m  
scala 1:100

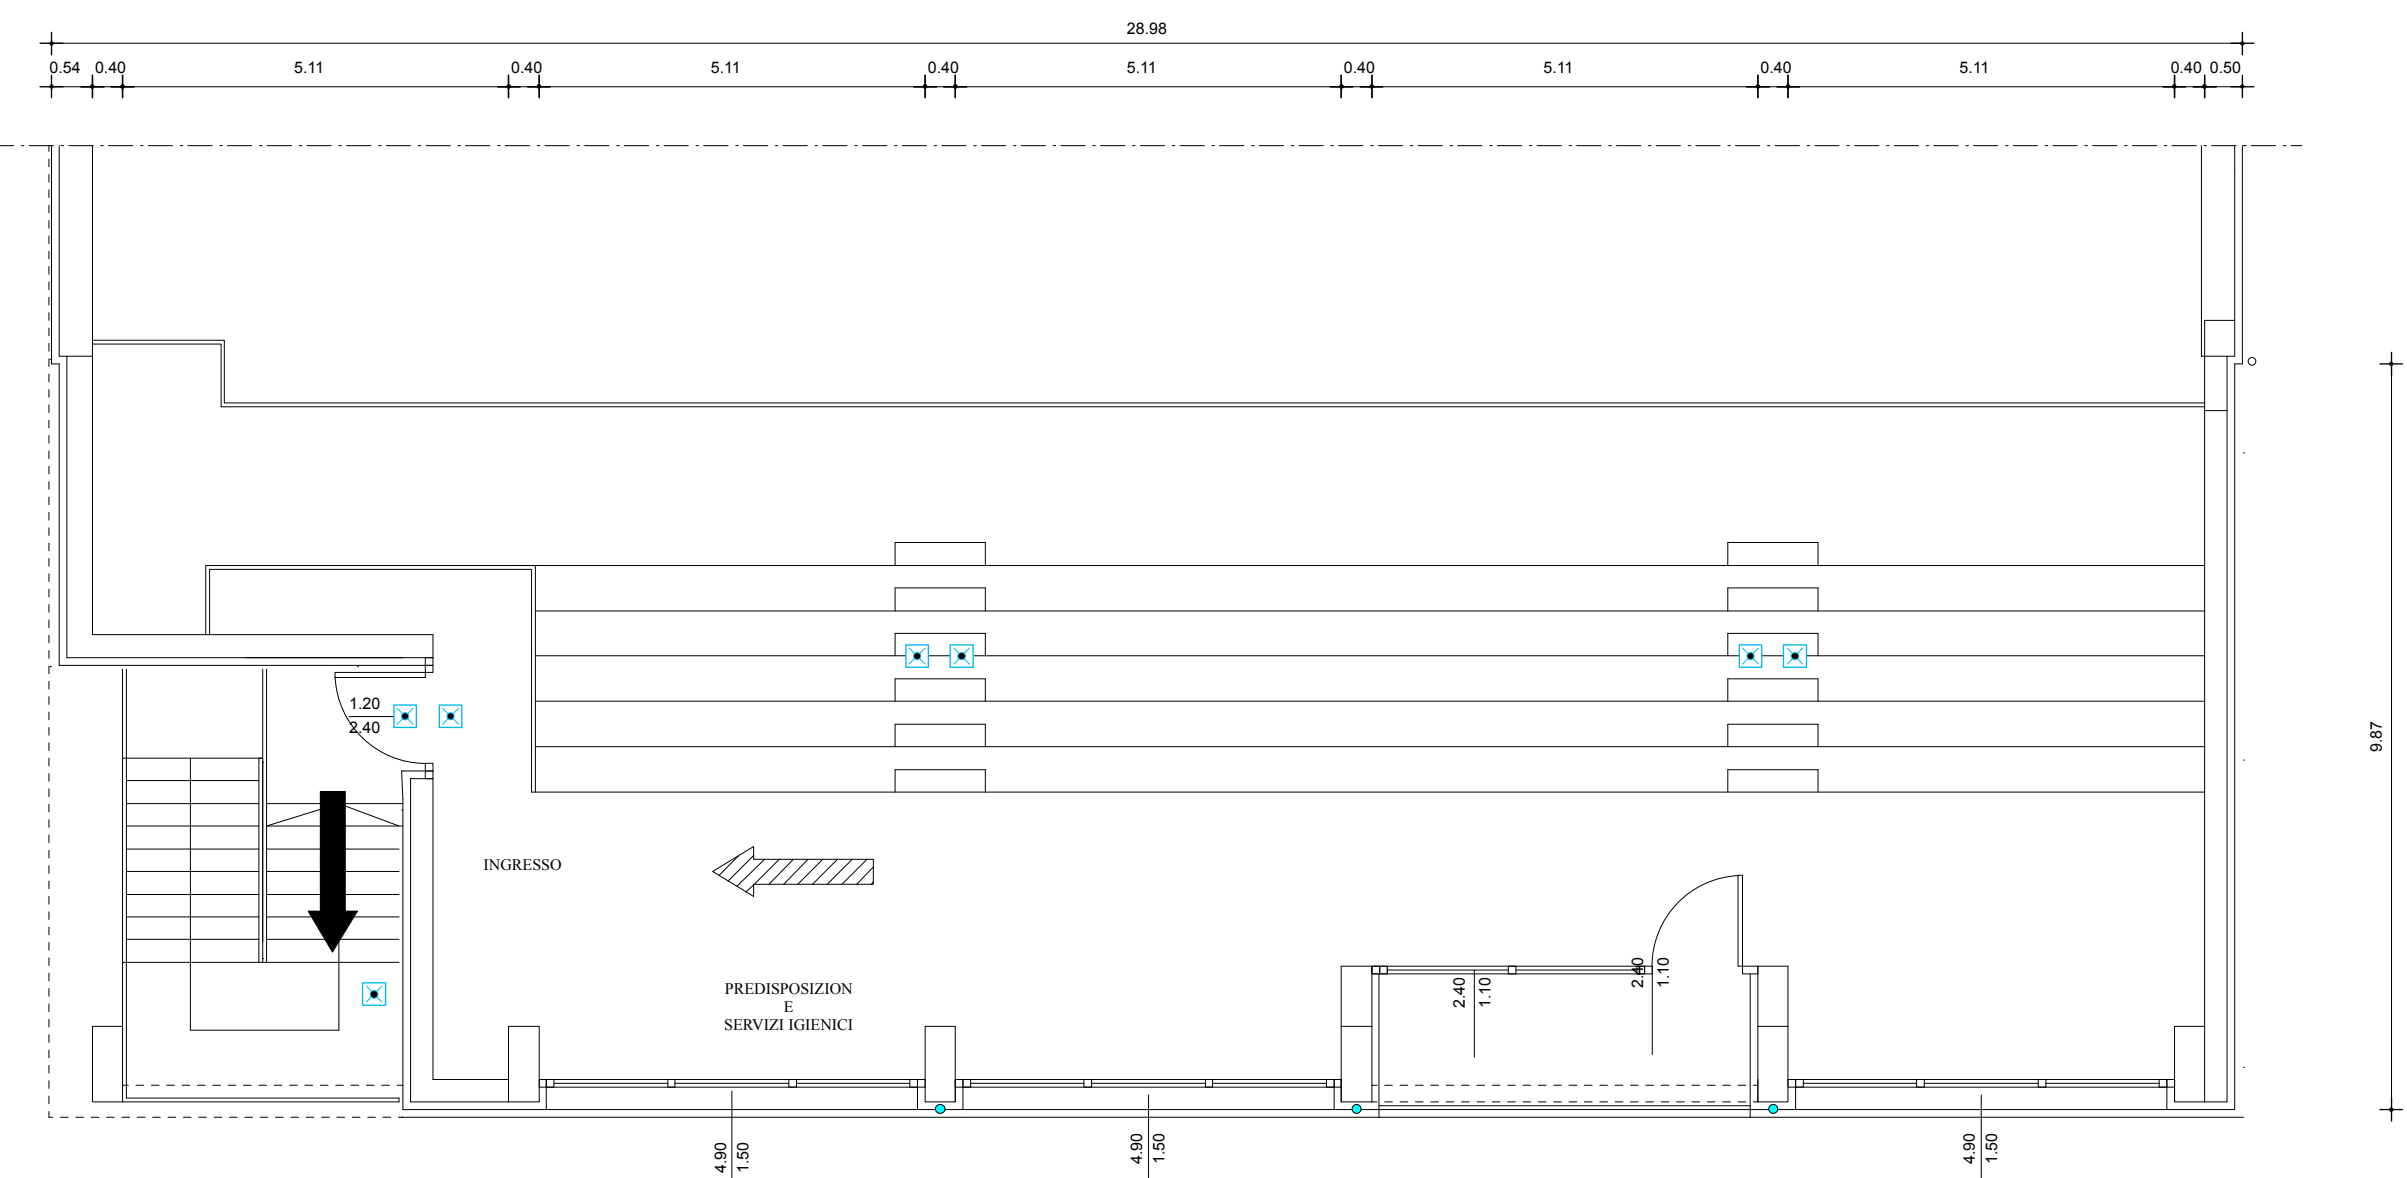

PIANTA QUOTA + 5.72 m  
scala 1:100


**LEGENDA**

	ESTINORE PORTATILE da 6 kg Polvere ABC - 34A 144B
	PULSANTE DI SGANCIO ENERGIA D'EMERGENZA
	PORTA TAGLIAFUOCO REI 120
	NASPO DN25 CON MANICHETTA DA 30 m
	ATTACCO MOTOPOMPA ENTRO CASSETTA SEGNALATA
	VALVOLE intercettazione generale GAS
	USCITA ORIZZONTALE
	USCITA VERSO L'ALTO
	USCITA VERSO IL BASSO
	Targa ottico-acustica per allarme incendio
	Pulsante manuale di allarme incendio (impianto di allarme incendio)
	Rilevatore puntiforme di fumo
	Piafoniera a parete a LED tipo autoalimentato (autonomia 1 h) per illuminazione di sicurezza
	Proiettore a soffitto alimentato da gruppo UPS per illuminazione di sicurezza zona area da gioco
	Gruppo ups per illuminazione di sicurezza zona di gioco

**CARTELLONISTICA SECONDO D.lgs 81/08**

	ESTINORE
	SGANCIO INTERRUOTTORE GENERALE
	VIETATO FUMARE
	TENSIONE PERICOLOSA
	ATTENZIONE TENSIONE PERICOLOSA. IMPIANTO FOTOVOLTAICO IN TENSIONE DURANTE LE ORE DIURNE
	DIVIETO DI SPEGNERE CON ACQUA
	USCITA DI EMERGENZA
	PERCORSO LUNGO L'USCITA DI EMERGENZA

**PARTICOLARE TIPO  
PER ALIMENTAZIONE NASPO DN 25**

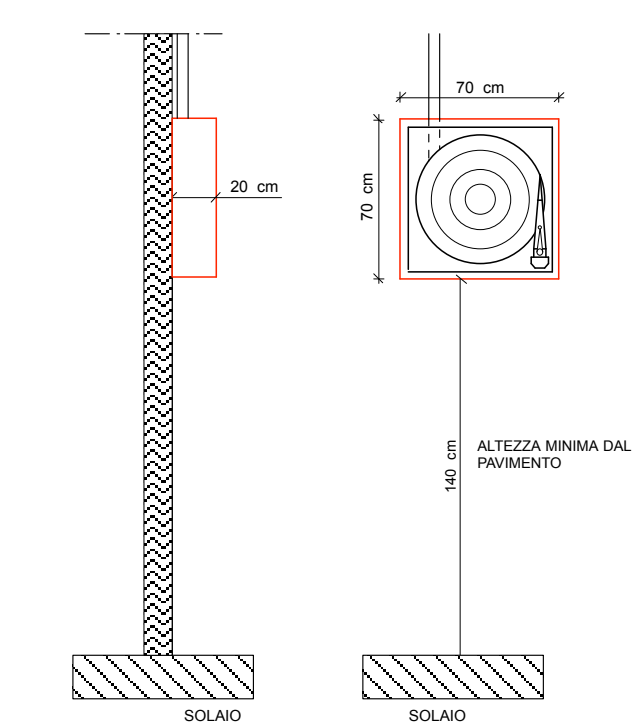

localizzazione  
REGIONE FRIULI VENEZIA GIULIA  
PROVINCIA DI GORIZIA  
COMUNE DI TURRIACO

tavola  
**D.09.2**



UFFICIO TECNICO  
COMUNE DI TURRIACO  
arch. Bruno Cucit (RUPF)  
geom. Rolando Fabizi  
sig.ra Susanna Colovatti

committente  
**AMMINISTRAZIONE COMUNALE DI TURRIACO**

lavoro  
**AMPLIAMENTO E ADEGUAMENTO SPOGLIATOI  
E TRIBUNE PALESTRA COMUNALE**

oggetto  
**PREVENZIONE INCENDI:  
PIANI TERRA, PRIMO E SECONDO**

responsabile di progetto  
PROGETTAZIONE GENERALE  
E COORDINAMENTO  
ing. Maurizio Casoni

gruppo di progettazione  
PROGETTO ARCHITETTONICO  
arch. Bruno Cucit (U.T. Comune)  
ing. Marco Giordani  
PROGETTO STRUTTURALE  
ing. Tiberio Altiner  
PROGETTO IMPIANTISTICO  
ing. Maurizio Casoni  
SICUREZZA  
arch. Pier Nicola Camier

ambito progettuale  
PROGETTO IMPIANTISTICO  
ing. Maurizio Casoni

S.c.r.l.  
ingegneria  
urbanistica  
ambientale  
architettura  
ricerca

Sede  
Via Montebello n. 10/C  
33170 Fordenone  
Telefono 0434-21085  
Telefax 0434-620336  
E-mail info@cooprogetti.it

collaborazione e aspetti specialistici

data progetto	rev.	data	motivo	referimenti
Novembre 2015				redatto VB controlli FLC archivio

C.G.I.A. PN 19501  
P.IVA 00170010938